


pianta primo livello

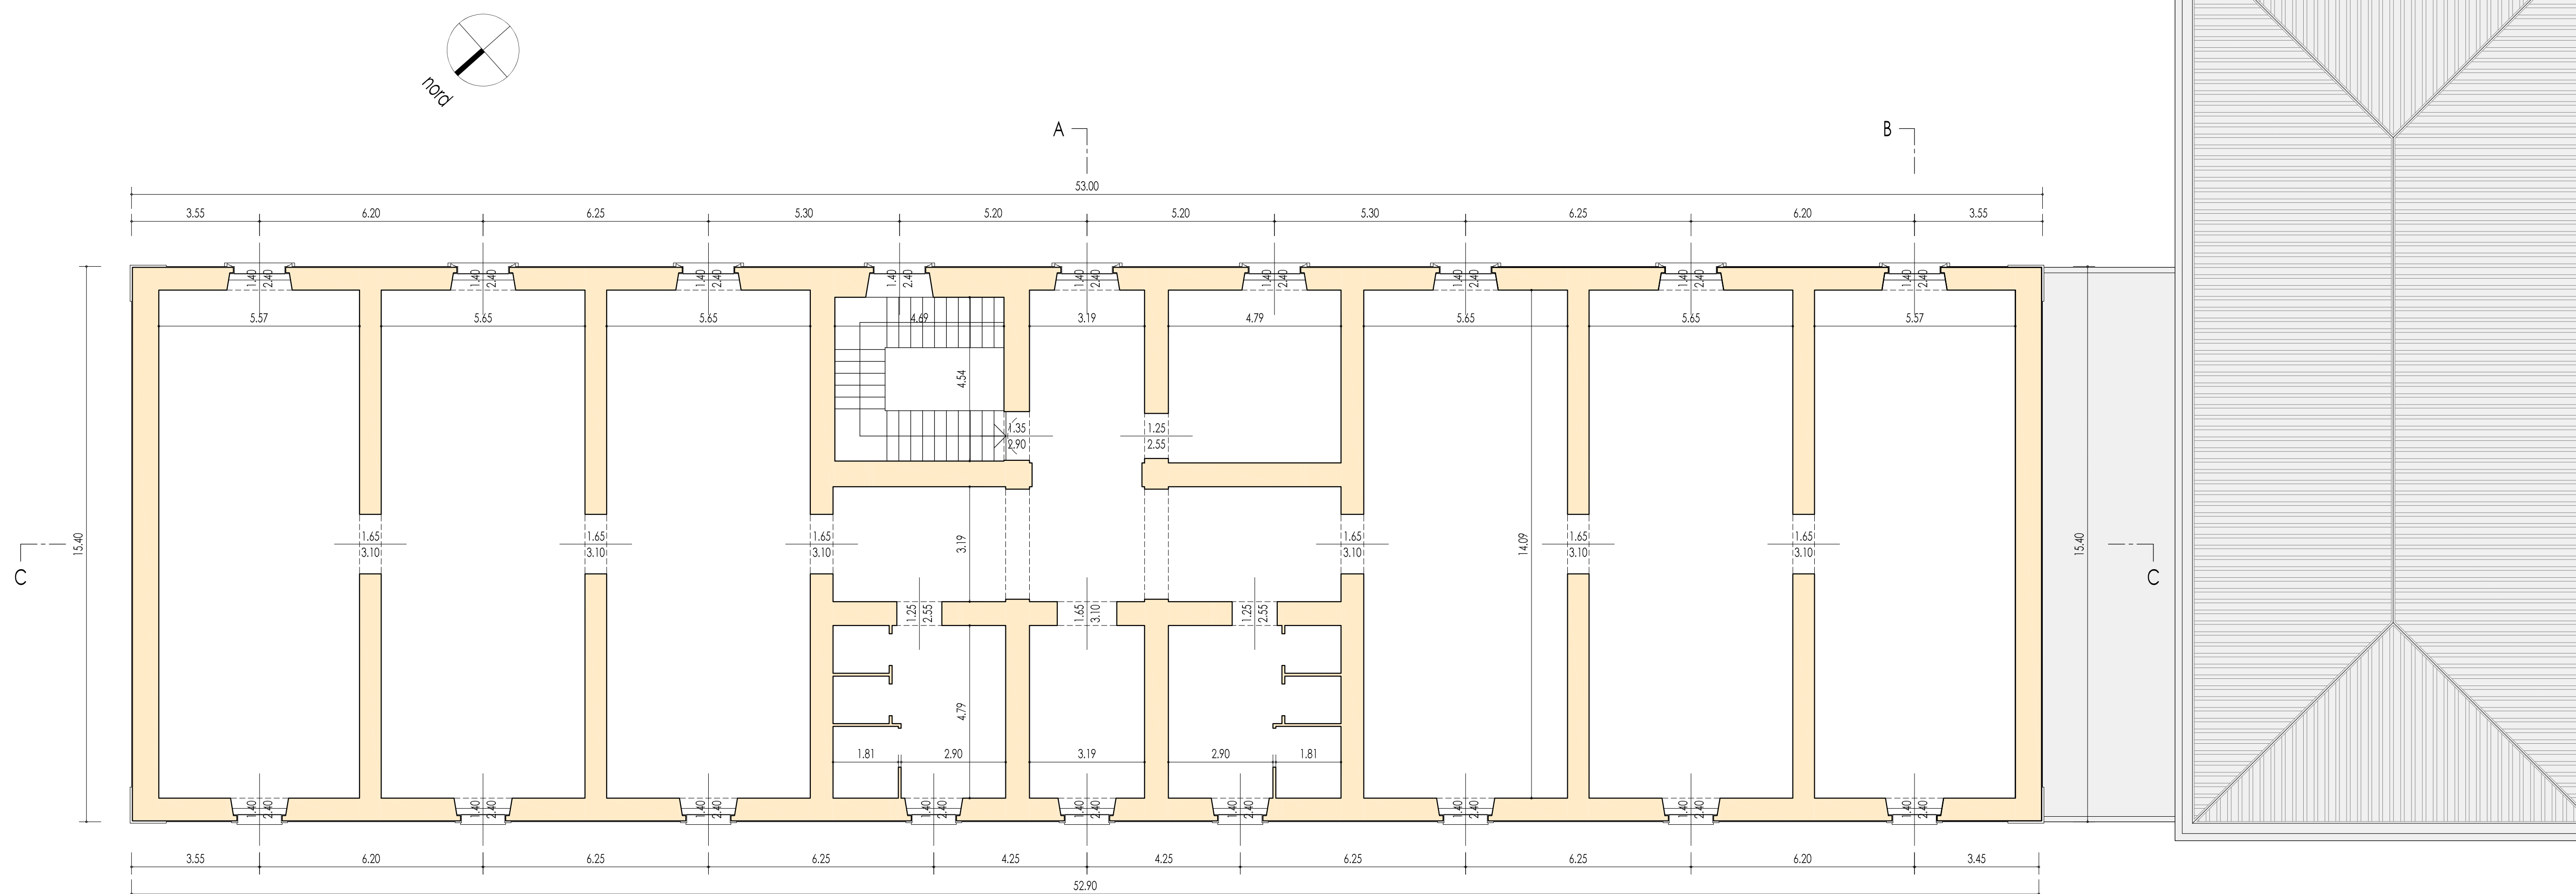

pianta secondo livello



legenda	
RE	Relazione
PL	Planimetrie
SF	Stato di fatto
AR	Progetto architettonico
ST	Progetto strutturale
IS	Impianto idrico sanitario
IE	Impianto elettrico
IT	Impianto termico
EC	Elaborati contabili
SC	Piano di sicurezza e coordinamento
MO	Piano di manutenzione dell'opera
PA	Progetto antincendio

Progetto esecutivo

Questo elaborato non può essere usato né riprodotto senza autorizzazione scritta dell'autore		tutti i diritti sono riservati	
Progettista <b>Ing. Carmine Romano</b>	Collaborazione alla progettazione <b>Arch. Gaetano Caporaso</b> Ufficio Tecnico della Provincia di Benevento	Carmine Romano, ingegnere studio@carmineromano.it tel. 0824 213158 Via Alfredo Tassi 4 - 82100 Benevento	
Comune <b>Benevento</b> Provincia di Benevento			
Progetto Lavori di completamento dell'immobile della ex Caserma Guidoni concesso in locazione al CeRICT Progetto "CNOS - Centro di Nanofotonica e Optoelettronica per la Salute dell'uomo"			
Committente <b>CeRICT S.c.r.l.</b>	Elaborato Stato di fatto: Pianta		
Archivio	Scala 1:100	Data Gennaio 2020	Tavola SF.02
File			